


ЭКСПЛИКАЦИЯ ПОМЕЩЕНИЙ:

№ пом.	Наименование помещений	Площадь, м ²
1	Помещение №1	12,1
2	Помещение №2	18,2
3	Помещение №3	2,3
4	Помещение №4	4,7
5	Помещение №5	13,5
6	Санузел	2,5
7	Коридор	2,7
8	Балкон	3,5
9	Тамбур	3,9
	Всего	63,4

УСЛОВНЫЕ ОБОЗНАЧЕНИЯ :

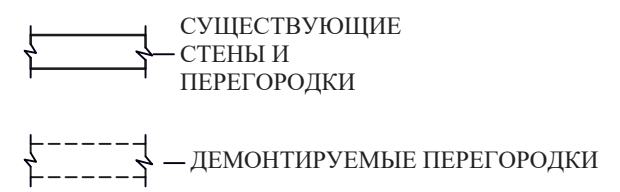

Инв.№ подл.	Подпись и дата	Взам. инв.№

Изм.	Кол.	Лист	№ док.	Подпись	Дата						
ГИП Разраб. Ващанова Н. контр. Шелестина						Стоматологическая клиника			Стадия	Лист	Листов
									РП	2	6
План 1-го этажа до перепланировки.											


ЭКСПЛИКАЦИЯ ПОМЕЩЕНИЙ:

№ пом.	Наименование помещений	Площадь, м ²
1	Хирургический кабинет	14,5
2	Терапевтический кабинет	14,7
3	Комната хранения уборочного инвентаря	2,9
4	Комната отдыха персонала	4,7
5	Холл с регистратурой	9,8
6	Санузел	2,0
7	Коридор	7,5
8	Балкон	3,5
9	Тамбур	3,8
	Всего	63,4

УСЛОВНЫЕ ОБОЗНАЧЕНИЯ:

ОБОЗНАЧЕНИЕ	НАИМЕНОВАНИЕ	ВЫСОТА УСТАНОВКИ (ОТ УР.Ч.П.)	ПРИМЕЧАНИЕ
	Автоматический выключатель	1600	
	Кнопка включения светового табло "Не входит!"	900	
	Розетка "европейского" типа с заземляющим контактом		
	Розетка "европейского" типа с заземляющим контактом в защитном исполнении		
	Розетка локальной сети (RJ-45)	500	
	Розетка для разъема BNC под соединение видеокамеры		
	Розетка антенная		
	Световое табло (сигнал) "Не входит!" бело-красного цвета	над дверь	
	Устройство переговорной связи	1500	
	Трап для системы канализации		
	Система видеонаблюдения		
	Радиатор отопления		

Изм.	Кол.	Лист	№ док.	Подпись	Дата	Стоматологическая клиника	Стадия	Лист	Листов
							РП	4	6
ГИП		Ващанова				Расстановка технологического оборудования.			
Разраб.		Ващанова							
Н. контр.		Шелестина							

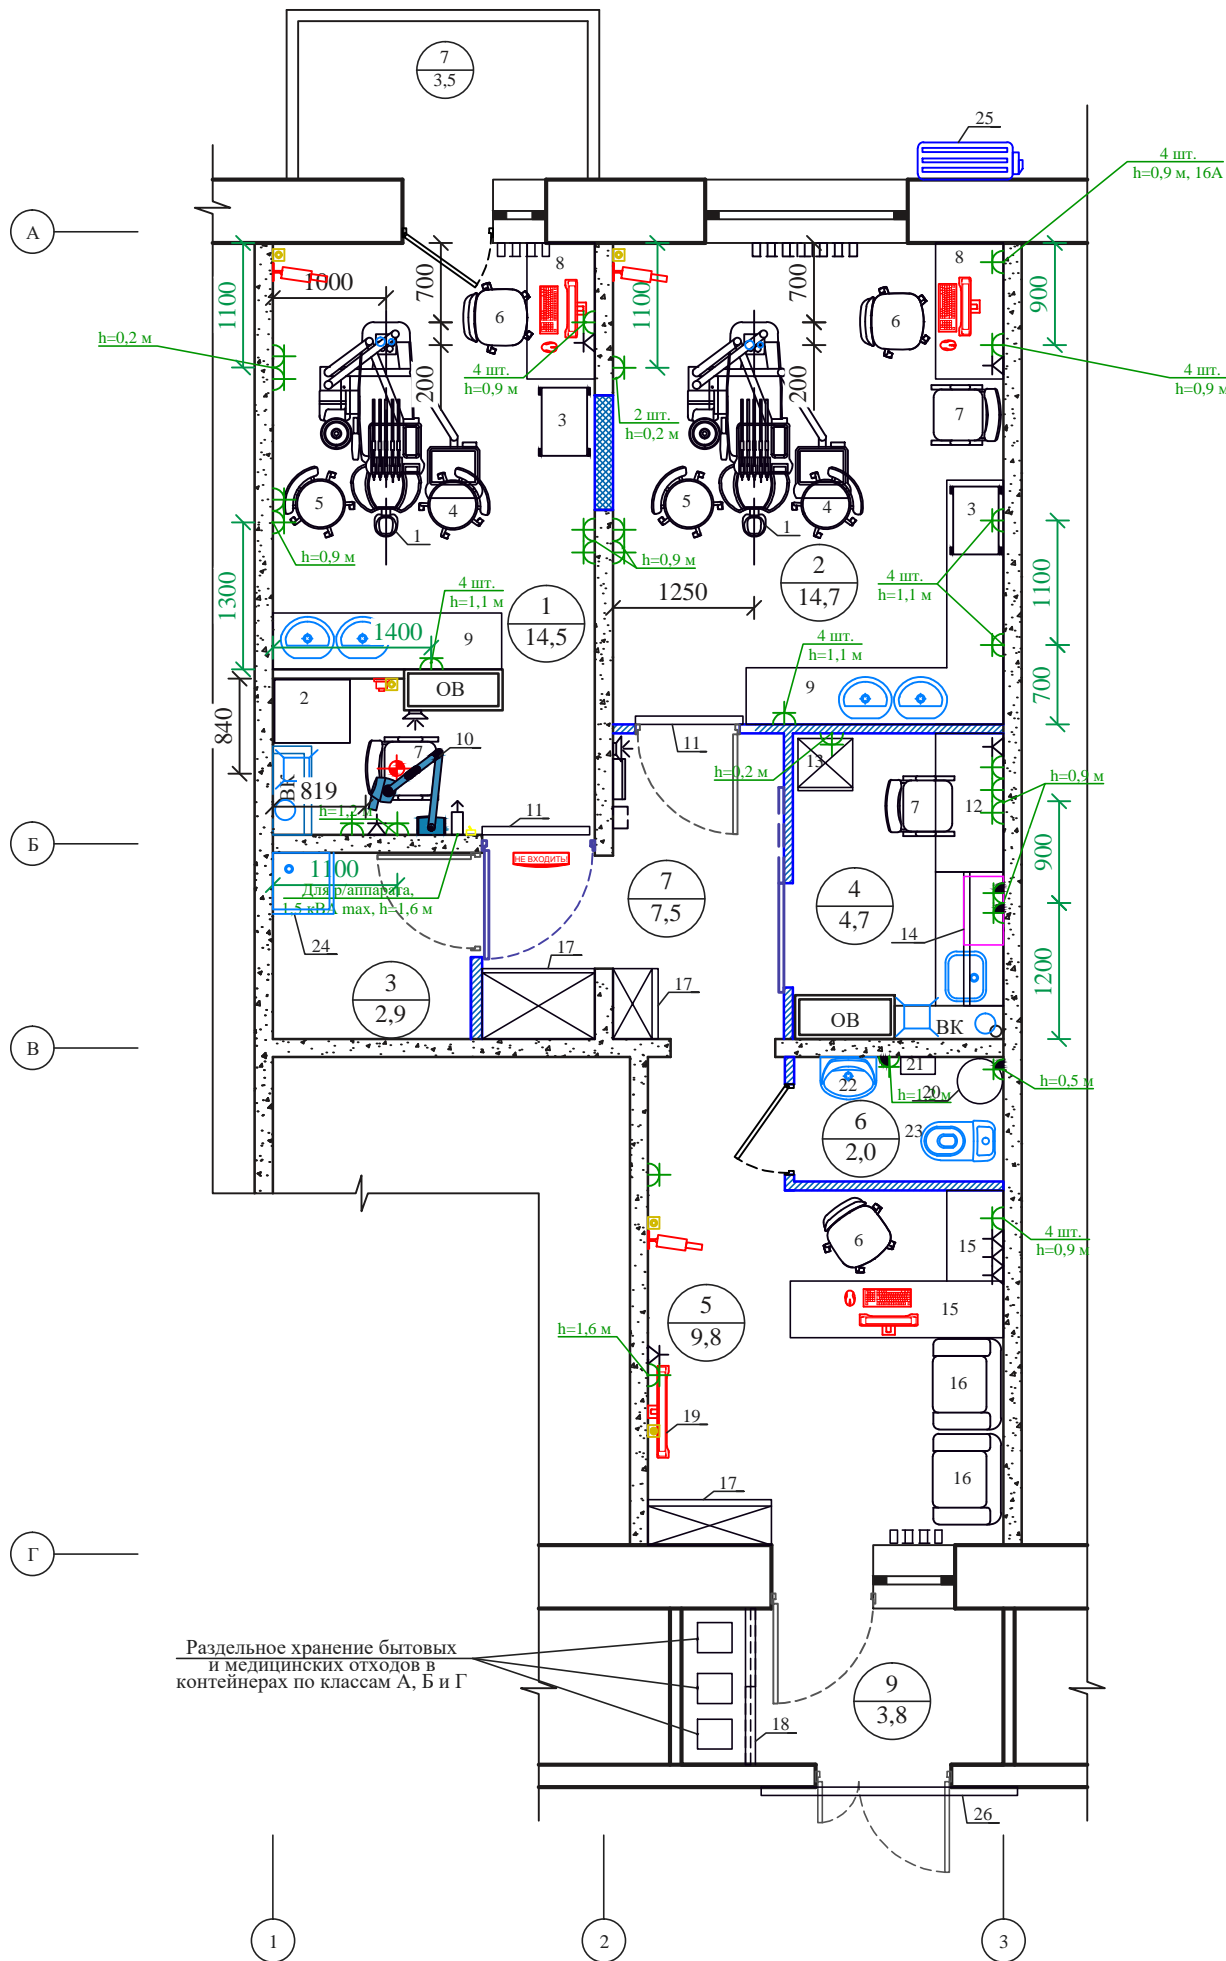


Интв. N подл.	Взам. инв. N
Подпись и дата	

ЭКСПЛИКАЦИЯ ПОМЕЩЕНИЙ:

№ пом.	Наименование помещений	Площадь, м²
1	Хирургический кабинет	14,5
2	Терапевтический кабинет	14,7
3	Комната хранения уборочного инвентаря	2,9
4	Комната отдыха персонала	4,7
5	Холл с регистратурой	9,8
6	Санузел	2,0
7	Коридор	7,5
8	Балкон	3,5
9	Тамбур	3,8
	Всего	63,4

УСЛОВНЫЕ ОБОЗНАЧЕНИЯ:

ОБОЗНАЧЕНИЕ	НАИМЕНОВАНИЕ	ВЫСОТА УСТАНОВКИ (ОТ УР.Ч.П.)	ПРИМЕЧАНИЕ
	Автоматический выключатель	1600	
	Кнопка включения светового табло "Не входить!"	900	
	Розетка "европейского" типа с заземляющим контактом		
	Розетка "европейского" типа с заземляющим контактом в защитном исполнении		
	Розетка локальной сети (RJ-45)	500	
	Розетка для разъема BNC под соединение видеокамеры		
	Розетка антенная		
	Световое табло (сигнал) "Не входить!" бело-красного цвета	над дверью	
	Устройство переговорной связи	1500	
	Трап для системы канализации		
	Система видеонаблюдения		
	Радиатор отопления		

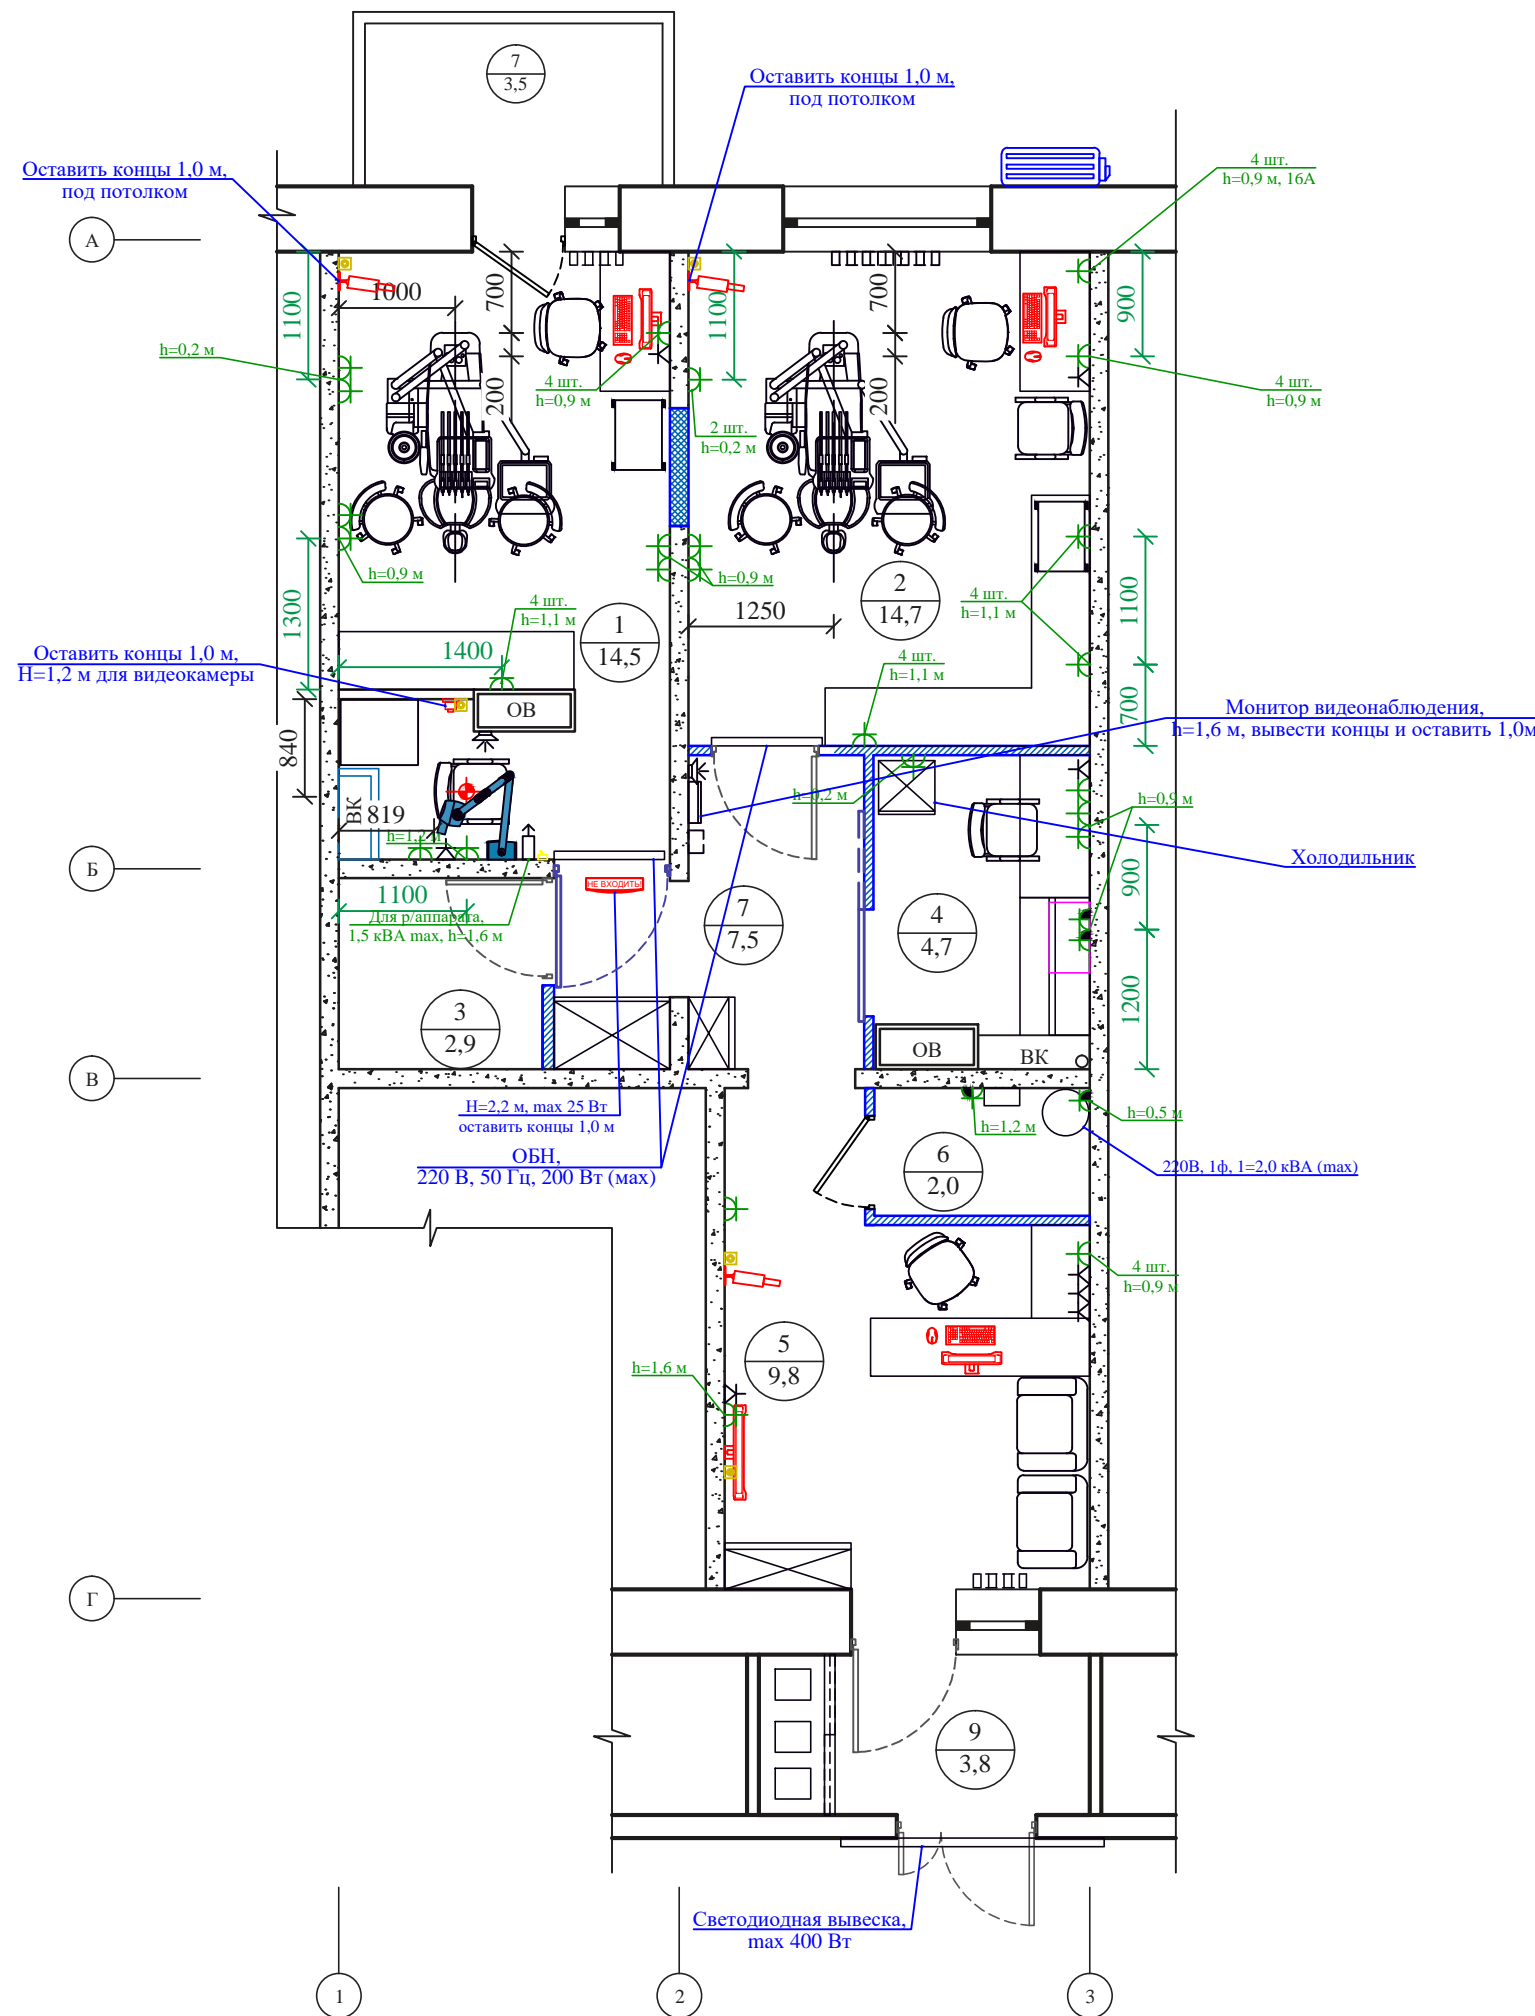

Изм.	Кол.	Лист	№ док.	Подпись	Дата	Стоматологическая клиника	Стадия	Лист	Листов
							РП	5	6
ГИП Ващанова Разраб. Ващанова						План места ввода электрических сетей.	АТОМЛАЙН ВЫСОКОТЕХНОЛОГИЧНОЕ ПРОЕКТИРОВАНИЕ		
Н. контр. Шелестина									

Ивл. N подл. Подпись и дата. Взам. инв. N

